

WYKAZ POMIESZCZEŃ

Nr	NAZWA POMIESZCZENIA	RODZAJ POSADZKI	POW.
I PIĘTRO			
1.2	KŁATKA SCHODOWA	Płytki gresowe	16.40m2
1.3	KORYTARZ / POCZEKALNIA	Płytki gresowe	84.15m2
1.4	POCZEKALNIA	Płytki gresowe	15.50m2
1.5	KORYTARZ / SALA CWICZEN	Płytki gresowe	47.90m2
1.6	GABINET LEKARSKI	Płytki gresowe	11.80m2
1.7	GABINET LEKARSKI	Płytki gresowe	7.33m2
1.8	POMIESZCZENIE GOSPODARCZE	Płytki gresowe	11.60m2
1.9	SZATNIA PERSONELU	Płytki gresowe	4.70m2
1.10	POMIESZCZENIE MAGAZYNOWE	Płytki gresowe	1.05m2
1.11	SALA REHABILITACYJNA	Płytki gresowe	19.36m2
1.12	SALA CWICZEN	Płytki gresowe	24.00m2
1.13	SALA REHABILITACYJNA	Płytki gresowe	19.40m2
1.14	GABINET LEKARSKI	Płytki gresowe	11.90m2
1.15	SZATNIA PACJENTÓW	Płytki gresowe	11.50m2
1.16	WC NIEPEŁNOSPRAWNYCH	Płytki gresowe	4.50m2
1.17	POMIESZCZENIE SANITARNE PERSONELU	Płytki gresowe	3.00m2
1.18	POMIESZCZENIE SANITARNE PERSONELU	Płytki gresowe	4.65m2
1.19	POMIESZCZENIE GOSPODARCZE	Płytki gresowe	0.96m2
1.20	KORYTARZ	Płytki gresowe	3.10m2
1.21	GABINET LEKARSKI	Płytki gresowe	13.34m2
1.22	GABINET LEKARSKI	Płytki gresowe	12.13m2
1.23	SALA REHABILITACYJNA	Płytki gresowe	25.60m2
1.24	KORYTARZ	Płytki gresowe	5.40m2
1.25	SALA REHABILITACYJNA	Płytki gresowe	6.31m2
1.26	SALA REHABILITACYJNA	Płytki gresowe	11.71m2
1.27	GABINET LEKARSKI	Płytki gresowe	12.50m2
1.28	KŁATKA SCHODOWA	Płytki gresowe	21.23m2
1.29	RECEPCJA	Płytki gresowe	14.75m2
1.30	SALA REHABILITACYJNA	Płytki gresowe	24.66m2
1.31	SALA REHABILITACYJNA	Płytki gresowe	18.75m2
1.32	GABINET LEKARSKI	Płytki gresowe	11.67m2
1.33	GABINET LEKARSKI	Płytki gresowe	18.12m2
1.34	GABINET LEKARSKI	Płytki gresowe	11.70m2
Razem			510.76m2

OZNACZENIA:

- istniejąca instalacja wody socjalnej DN32/25/20


- projektowana instalacja wody p.poż. DN40/32/25

- projektowane przybory sanitarne

- projektowana instalacja wody zimnej

- projektowana instalacja wody ciepłej

- projektowana instalacja kanal.sanitarnej

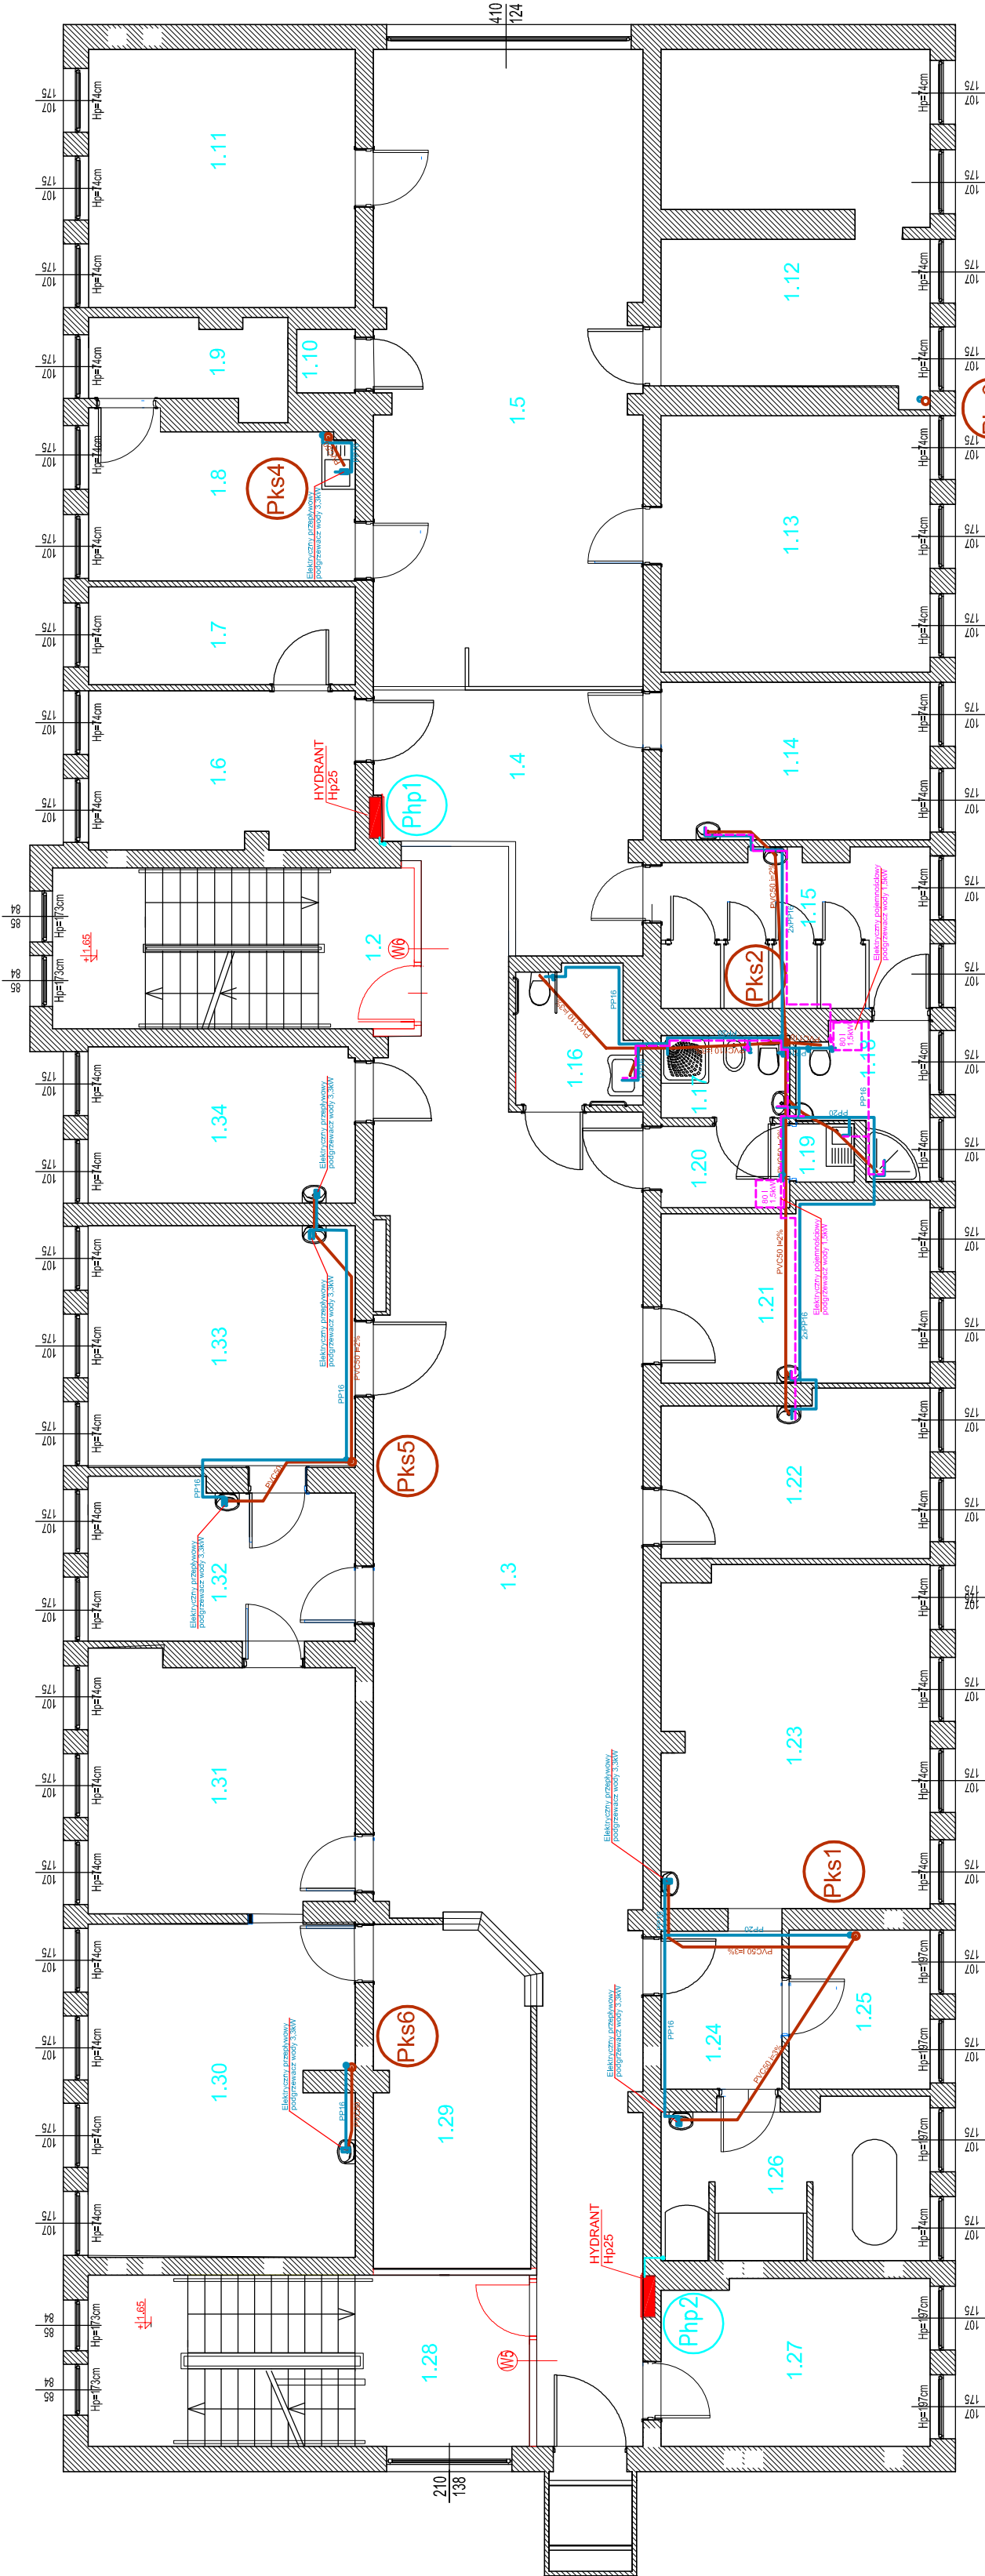

UWAGA DLA WYKONAWCY INSTALACJI:
PODEJŚCIA DO PRZYBORÓW SANITARNYCH PROWADZIĆ W PRZESTRZENI
POD SUFITEM PODWIERZANYM

WYKONANIE DOKUMENTACJI PROJEKTOWO KOSZTORYSOWEJ W ZAKRESIE BUDOWY INSTALACJI WENTYLACJI KIMYNYZACJI (ZASILANE URZĄDZENIAMI, C.O. INSTALACJA WOD KAN W RAMACH TERMOMODERNIZACJI BUDYNKU PRZYZOCHODI ZDROWIA NR 5, WRAZ Z AUDYTEM EFEKTYWNOŚCI ENERGETYCZNEJ)	
ADRES INWESTYCJI: ul. Tosińskiego 2 39-300 Mielec	
INWESTOR: Powiat Mielecki ul. Wyspiańskiego 6, 39-300 Mielec	
PROJEKTANT:	inż. Maciej Łukaszewski
SPRAWDZAJĄCY:	inż. Marcin Jodłowski
FAZA:	projekt budowlany
BRANŻA:	sanitarna
DATA POZDIERNEK 2017	SKALA: 1:100
RYS. NR. S.V.KA-3	