
 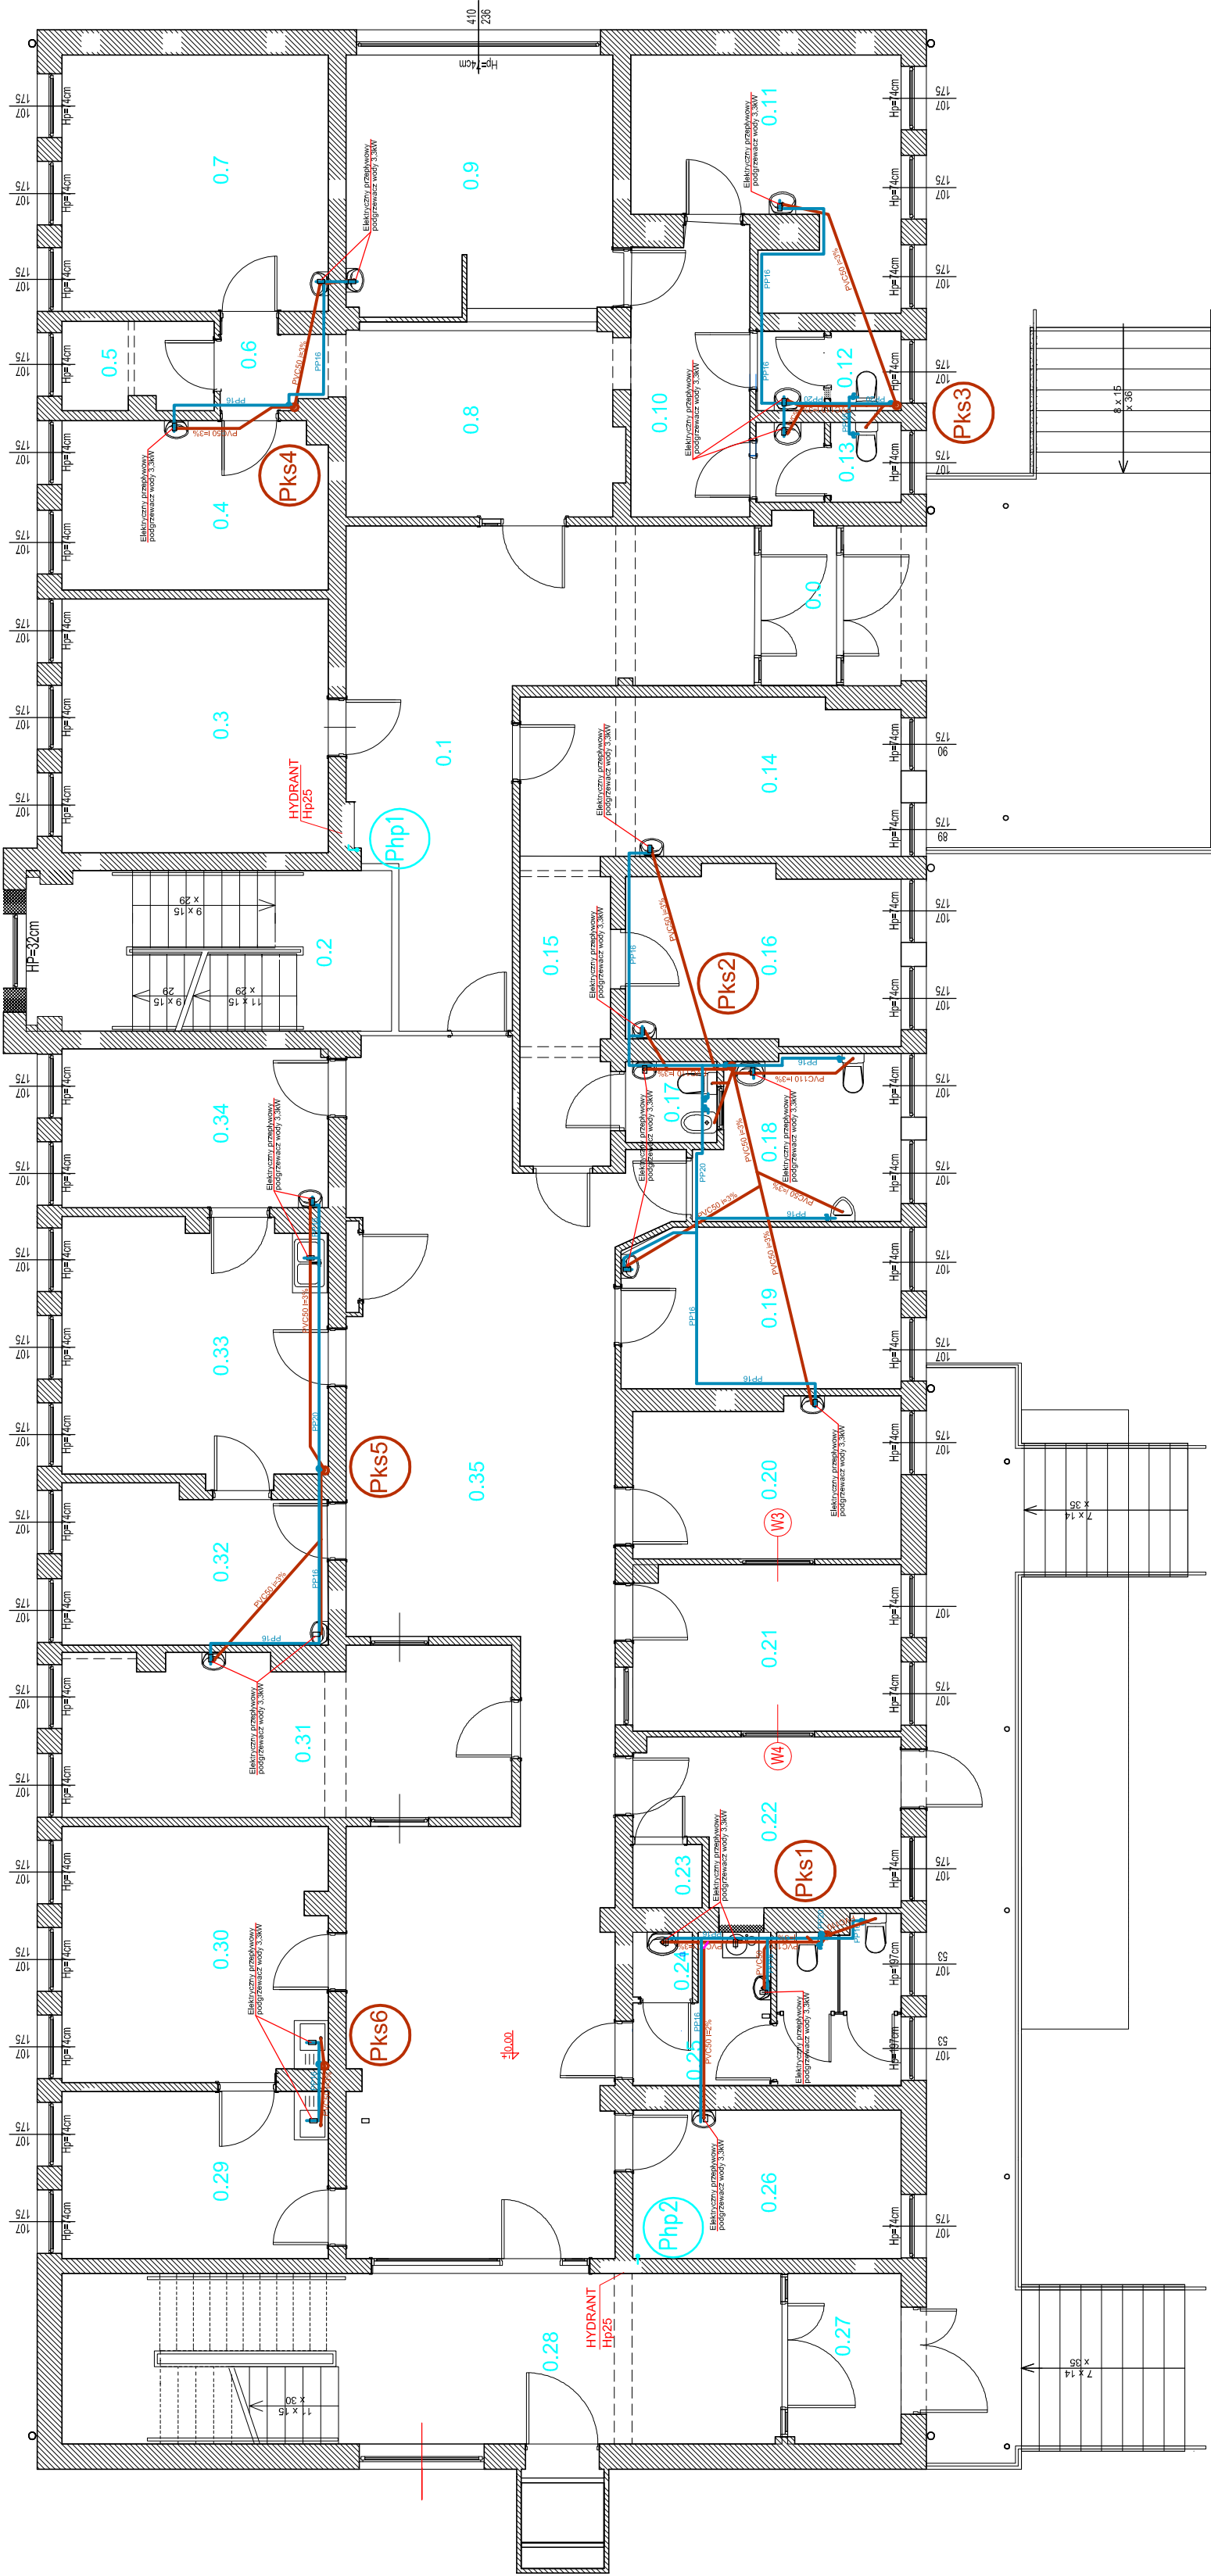


WYKAZ POMIESZCZEŃ

Nr	NAZWA POMIESZCZENIA	RODZAJ POSADZKI	POW.
PARTER			
0.0	WIATROLAP	Płytki gresowe	3.44m2
0.1	KORYTARZ	Płytki gresowe	32.05m2
0.2	KIATKA SCHODOWA	Płytki gresowe	16.30m2
0.3	GABINET LEKARSKI	Płytki gresowe	19.11m2
0.4	GABINET LEKARSKI	Płytki gresowe	12.60m2
0.5	POMIESZCZENIE GOSPODARCZE	Płytki gresowe	3.70m2
0.6	KORYTARZ	Płytki gresowe	2.80m2
0.7	GABINET LEKARSKI	Płytki gresowe	19.30m2
0.8	POCZEKALNIA	Płytki gresowe	14.25m2
0.9	RECEPCJA	Płytki gresowe	19.99m2
0.10	KORYTARZ	Płytki gresowe	9.50m2
0.11	GABINET ZABIEGOWY	Płytki gresowe	15.58m2
0.12	WC	Płytki gresowe	3.20m2
0.13	WC PERSONELU	Płytki gresowe	3.27m2
0.14	GABINET LEKARSKI	Płytki gresowe	16.90m2
0.15	KORYTARZ	Płytki gresowe	7.80m2
0.16	GABINET LEKARSKI	Płytki gresowe	13.24m2
0.17	WC	Płytki gresowe	2.09m2
0.18	WC NIEPELNOSPRASOWNYCH	Płytki gresowe	8.80m2
0.19	GABINET LEKARSKI	Płytki gresowe	12.64m2
0.20	GABINET LEKARSKI	Płytki gresowe	11.71m2
0.21	RECEPCJA	Płytki gresowe	12.30m2
0.22	POMIESZCZENIE GOSPODARCZE	Płytki gresowe	11.37m2
0.23	POMIESZCZENIE GOSPODARCZE	Płytki gresowe	1.27m2
0.24	POMIESZCZENIE GOSPODARCZE	Płytki gresowe	1.10m2
0.25	POMIESZCZENIE SANITARNE	Płytki gresowe	10.43m2
0.26	GABINET LEKARSKI	Płytki gresowe	11.29m2
2.27	WIATROLAP	Płytki gresowe	5.47m2
0.28	KORYTARZ / KIATKA SCHODOWA	Płytki gresowe	34.75m2
0.29	GABINET LEKARSKI	Płytki gresowe	12.60m2
0.30	GABINET LEKARSKI	Płytki gresowe	18.90m2
0.31	GABINET ZABIEGOWY	Płytki gresowe	20.77m2
0.32	GABINET LEKARSKI	Płytki gresowe	11.52m2
0.33	GABINET LEKARSKI	Płytki gresowe	19.31m2
0.34	GABINET LEKARSKI	Płytki gresowe	11.93m2
0.35	KORYTARZ / POCZEKALNIA	Płytki gresowe	80.33m2
OZNACZENIA:			Razem 492.30m2

- istniejąca instalacja wody socjalnej DN32/25/20
- projektowana instalacja wody p.pož. DN40/32/25
- projektowane przybory sanitarne
- projektowana instalacja wody zimnej
- projektowana instalacja wody ciepłej
- projektowana instalacja kanał.sanitarniej



UWAGA DLA WYKONAWCY INSTALACJI:  
PODEJŚCIA DO PRZYBORÓW SANITARNYCH PROWADZIĆ W PRZESTRZENI  
POD SUFITEM PODWIERZANYM

WYKONANIE DOKUMENTACJI PROJEKTOWO-KONSTRUKCYJNEJ W ZAKRESIE BUDOWY INSTALACJI WENTYLACYJNO-KIMYJACJI (ZASILANE URZĄDZENIAMI, C.O. INSTALACJA WOD KAN W RAMACH TERMOMODERNIZACJI BUDYNKU PRZYZOCHÓD ZDROWIA NR 5, WRAZ Z AUDYTEM EFEKTYWNOŚCI ENERGETYCZNEJ)			
ADRES INWESTYCJI: 39-300 Mielec			
INWESTOR: Powiat Mielecki ul. Wyspiańskiego 6, 39-300 Mielec			
PROJEKTANT: inż. Maciej Łukaszewski nr upr. w spec.j. instalacji jne.j. UAN-7342/1.96			
SPRAWDZAJĄCY: inż. Marcin Jodłowski nr upr. w spec.j. instalacji jne.j. S-234.02			
FAZA: projekt budowlany		RZUT PARTERU - instalacja wod -kan	
BRANŻA: sanitarna	DATA: październik 2017	SKALA: 1:100	RYŚ. NR: S.V.KA-2